


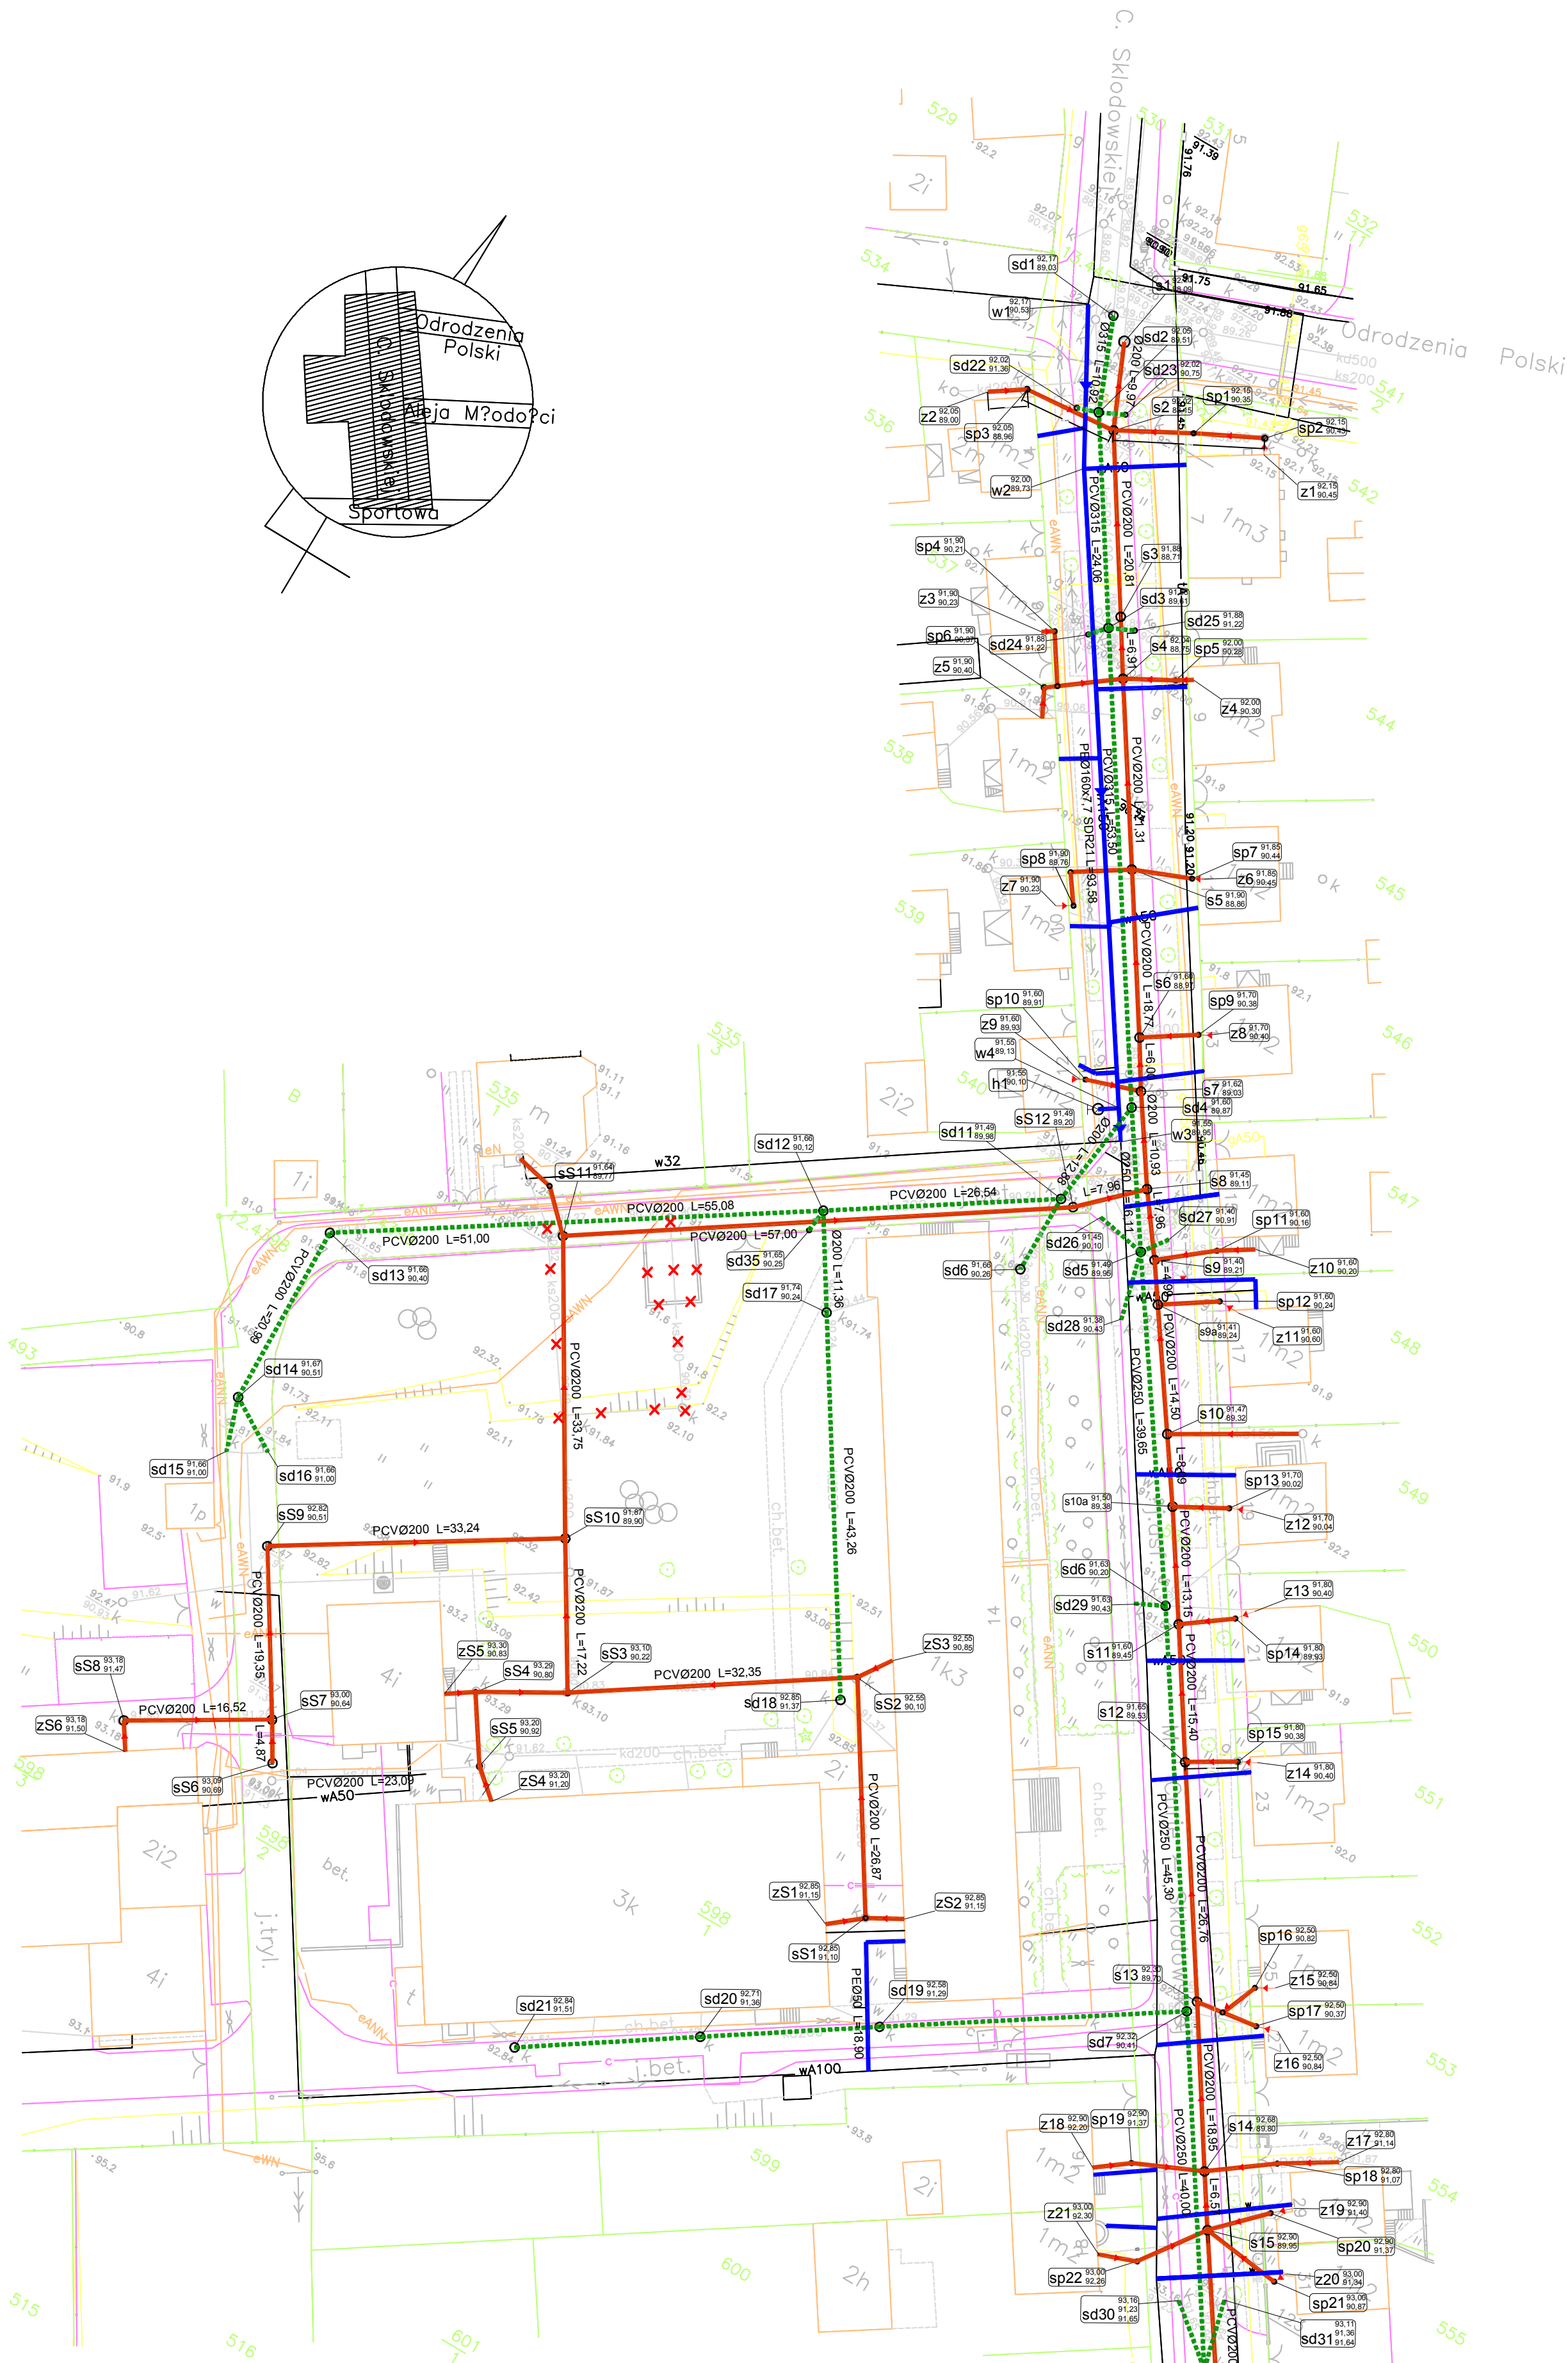

Mapa sytuacyjno – wysokosciowa ?asin ulica Curie Sk?odowskiej skala 1 : 500

Nie wyklucza si? istnienia w terenie rownie?
urzgadz? podziemnych dla ktorych brak
by?o informacji branzowych i nie zostay
odnalezione w terenie w czasie inwentary-
zacji geodezyjnej.

Wykonawca :
Zaklad Uslug Geodezyjnych
"NITHEO" S.C.
ul.Grota Roweckiego 38
86-300 Grudziadz
tel./fax (0-56) 46-223-41
ks.rob. 107/2007
KERG 1895 - 30/2007

Grudziadz ,dnia 05.06.2007r

LEGENDA:

- wodociag
- kanalizacja sanitarna
- kanalizacja deszczowa
- nieopisane przykanaliki sanitarne PVC De160
- nieopisane doplywy PE032

BIURO PROJEKTOWANIA I NADZORU BUDOWLANEGO MACIEJ DANIEL ul. Wypianskiego 18 86-300 Grudziadz NIP 876-101-09-67 el. 0601 889 879 tel./fax. 0564631584			
Nazwa i adres obiektu: Budowa kolektorow sanitarnych w poludniowej czesci m. LASIN DZ. NR 530, 535/1, 536, 537, 538, 539, 540, 542, 544, 545, 546, 547, 548, 549, 550, 551 552, 553, 554, 555, 598/1, 598/2, 598/3, 599, 600, 601/2, 602, 603, 609, 611, 614, 615, 616, 617, 618, 619 ; ul. Curie-Sklodowskiej, 86-320 Lasin			
Nazwa rysunku: PLAN ZAGOSPODAROWANIA TERENU			
Projektant: mgr inz. Maciej Daniel uprawnienia budowlane do projektowania i nadzoru w specjalnosci sieci i instalacje sanitarnych nr ewidencyjny 1287/OI02, 435/OI02			
Asystent: tech. Sebastian Herdzik			
Data:	Branża:	Skala:	Numer rysunku