

MAPA ZASADNICZA
obr. Szonowo Szlacheckie 0014; dz. 118/1
SKALA 1:1000


116
Zgodnie art. 15 ustawy z dnia 17.05.1989,
Przebieg geodezyjne i kartograficzne (tj. Dz.U.
2000 r. Nr 100, poz. 1086, ze zm.) rozpo-
wieszczenie rozprowadzanie oraz reproduko-
wanie w celu rozpowszechniania jest zabro-
nionym, bez uprzedniego zezwolenia Starosty

Legenda:

- kanalizacja grawitacyjna
- kanalizacja tłoczna (jeżeli występuje)
- drenaż rozsączający
- wentylacja wysoka
- przewód elektryczny zasilający oczyszczalnię

Uwagi:

- Właściciel posesji jest zobowiązany do wyrażenia zgody na montaż elementów oczyszczalni na terenie jego działki nr 118/1, 118/2, wykonanie prac ziemnych ręczno-mechanicznych związanych z wykonaniem oczyszczalni, podłączenie zasilania elektrycznego oczyszczalni oraz na rozplantowanie ziemi pozostałej z wykupu na terenie działki, usunięcia przeszkód i obiektów z lokalizacji oczyszczalni (np. pojazdy, sprzęt rolniczy itp.)
- Należy umożliwić dostęp do wjazdu koparki w miejsce montażu oczyszczalni
- Odległość elementów oczyszczalni od granicy działki wynosi min. 2m.
- Wentylację wysoką poprowadzić po szczytowej ścianie budynku mieszkalnego i wyprowadzić ponad dach,
- W razie konieczności właściciel posesji na trasie kanalizacji musi przesadzić istniejące krzewy lub zostaną usunięte przez wykonawcę
- Wymiary i lokalizację sprawdzić w naturze
- W razie niezgodności skontaktować się z projektantem
- Nie wykłucza się występowania w terenie infrastruktury nie oznaczonej na mapie, napotkane przewody energetyczne, telekomunikacyjne, wodociągowe itp. Napotkane przewody zabezpieczyć przed uszkodzeniem poprzez zastosowanie rur osłonowych dwudzielnych
- Minimalny spadek dla kanalizacji: 1%, minimalne przykrycie 0,9m

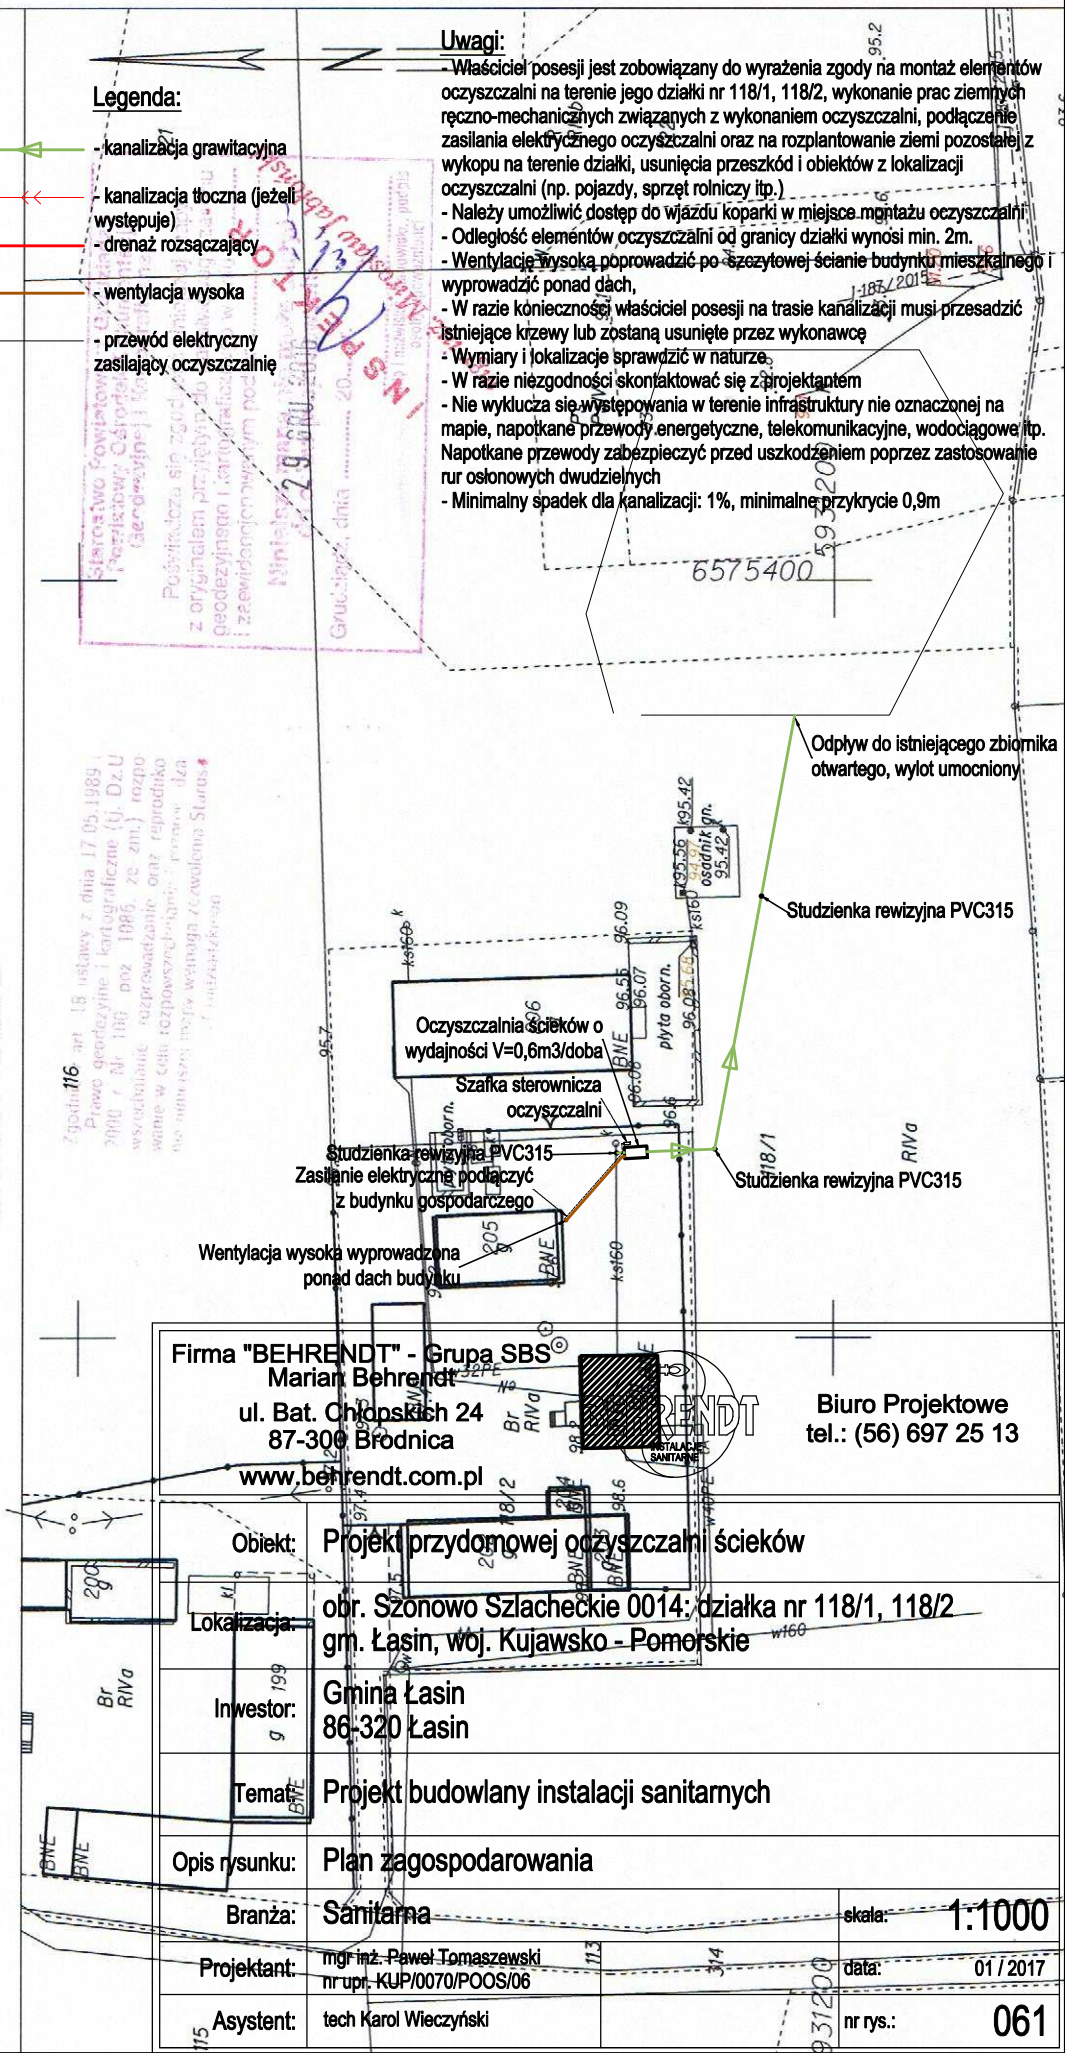

Firma "BEHRENDT" - Grupa SBS
Marian Behrendt
ul. Bat. Chłopskich 24
87-300 Brodnica
www.behrendt.com.pl

Biuro Projektowe
tel.: (56) 697 25 13

Obiekt: Projekt przydomowej oczyszczalni ścieków

Lokalizacja: obr. Szonowo Szlacheckie 0014; działka nr 118/1, 118/2
gm. Łasin, woj. Kujawsko - Pomorskie

Inwestor: Gmina Łasin
86-320 Łasin

Tema: Projekt budowlany instalacji sanitarnych

Opis rysunku: Plan zagospodarowania

Branża: Sanitarna

Projektant: mgr inż. Paweł Tomaszewski
nr upr. KUP/0070/POOS/06

Asystent: tech Karol Wiczyński

skala: 1:1000

data: 01/2017

nr rys.: 061