

MAPA ZASADNICZA obr. Szczepanki 0013; dz. 7/2


SKALA 1:1000

Legenda:

- kanalizacja grawitacyjna
- kanalizacja tłoczna (jeżeli występuje)
- drenaż rozsączający
- wentylacja wysoka
- przewód elektryczny zasilający oczyszczalnię

Uwagi:

- Właściciel posesji jest zobowiązany do wyrażenia zgody na montaż elementów oczyszczalni na terenie jego działki nr 7/2, wykopanie prac ziemnych ręczno-mechanicznych związanych z wykonaniem oczyszczalni, podłączenie zasilania elektrycznego oczyszczalni oraz na rozplantowanie ziemi pozostałej z wykopu na terenie działki, usunięcia przeszkód i obiektów z lokalizacji oczyszczalni (np. pojazdy, sprzęt rolniczy itp.)
- Należy umożliwić dostęp do wjazdu koparki w miejsce montażu oczyszczalni
- Odległość elementów oczyszczalni od granicy działki wynosi min. 2m.
- Wentylację wysoką poprowadzić po szczytowej ścianie budynku mieszkalnego i wyprowadzić ponad dach. Przy pisemnym oświadczeniu właściciela można zamontować wentylację wysoką na garażu blaszanym ale z powodu małej wysokości zachodzi ryzyko rozwiewania zapachów z oczyszczalni na terenie podwórka
- W razie konieczności właściciel posesji na trasie kanalizacji musi przesadzić istniejące krzewy lub zostaną usunięte przez wykonawcę
- Wymiary i lokalizację sprawdzić w naturze
- W razie niezgodności skontaktować się z projektantem
- Nie wykuczać się występowania w terenie infrastruktury nie oznaczonej na mapie, napotkane przewody energetyczne, telekomunikacyjne, wodociągowe itp. Napotkane przewody zabezpieczyć przed uszkodzeniem poprzez zastosowanie rur osłonowych dwudzielnych
- Minimalny spadek dla kanalizacji: 1%, minimalne przykrycie 0,9m

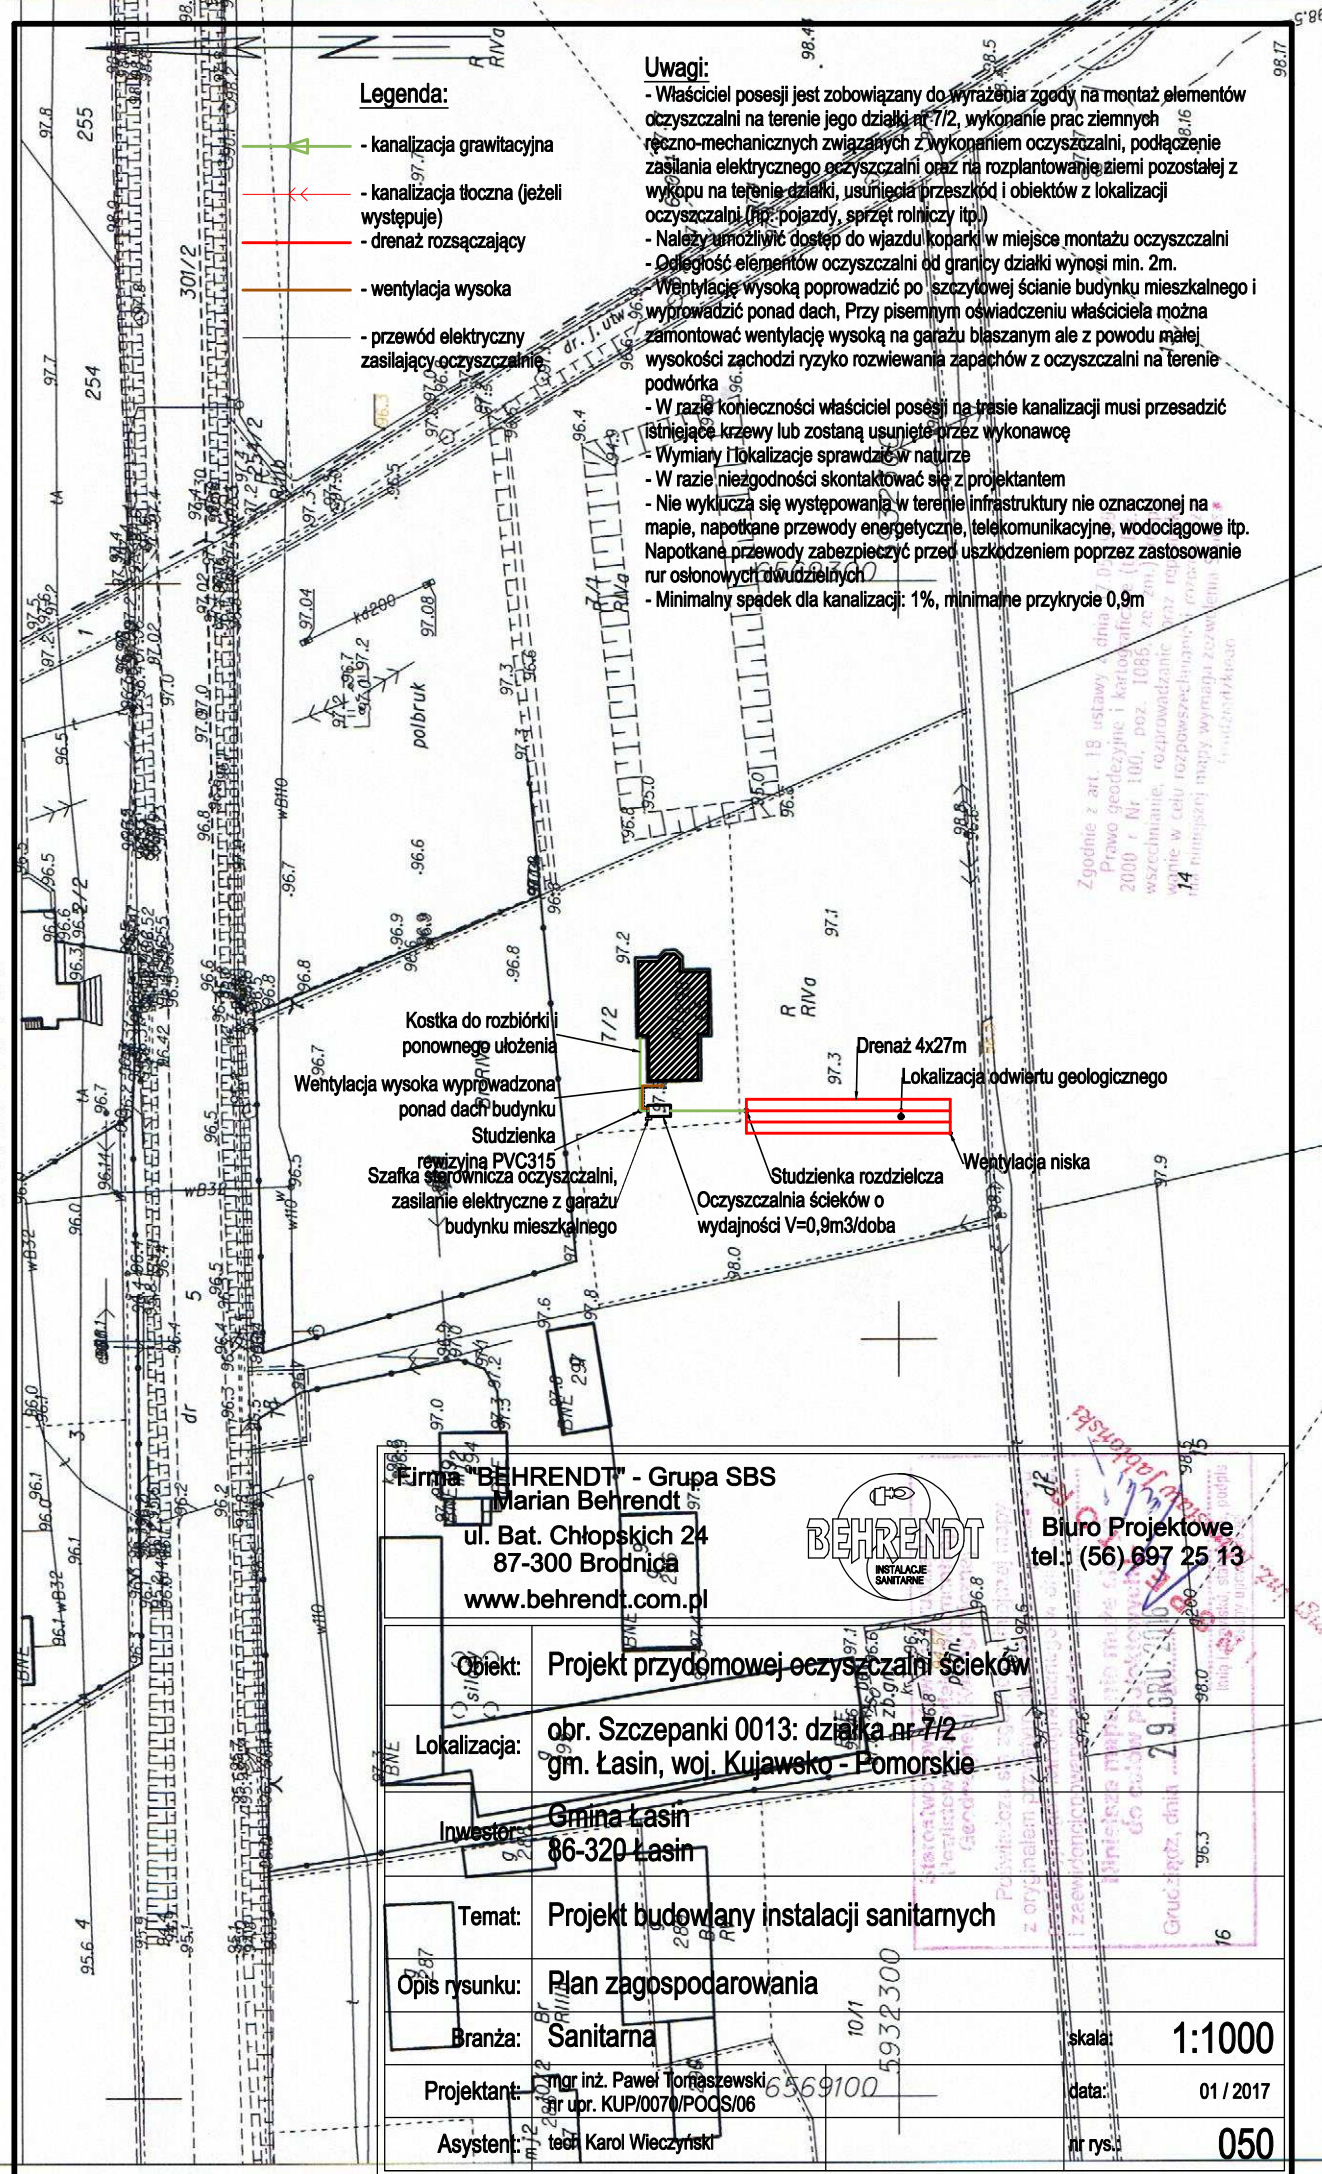

Firma "BEHRENDT" - Grupa SBS
Marian Behrendt
ul. Bat. Chłopskich 24
87-300 Brodnica
www.behrendt.com.pl



Biurowo Projektowe
tel.: (56) 697 25 13

Objekt: Projekt przydomowej oczyszczalni ścieków

Lokalizacja: obr. Szczepanki 0013; działka nr 7/2
gm. Łasin, woj. Kujawsko - Pomorskie

Inwestor: Gmina Łasin
86-320 Łasin

Temat: Projekt budowlany instalacji sanitarnych

Opis rysunku: Plan zagospodarowania

Branża: Sanitarna

Projektant: mgr inż. Paweł Toraszkowski
nr obr. KUP/007/POCS/06

Asystent: tech. Karol Wiczyński

skala: 1:1000

data: 01 / 2017

nr rys.: 050