
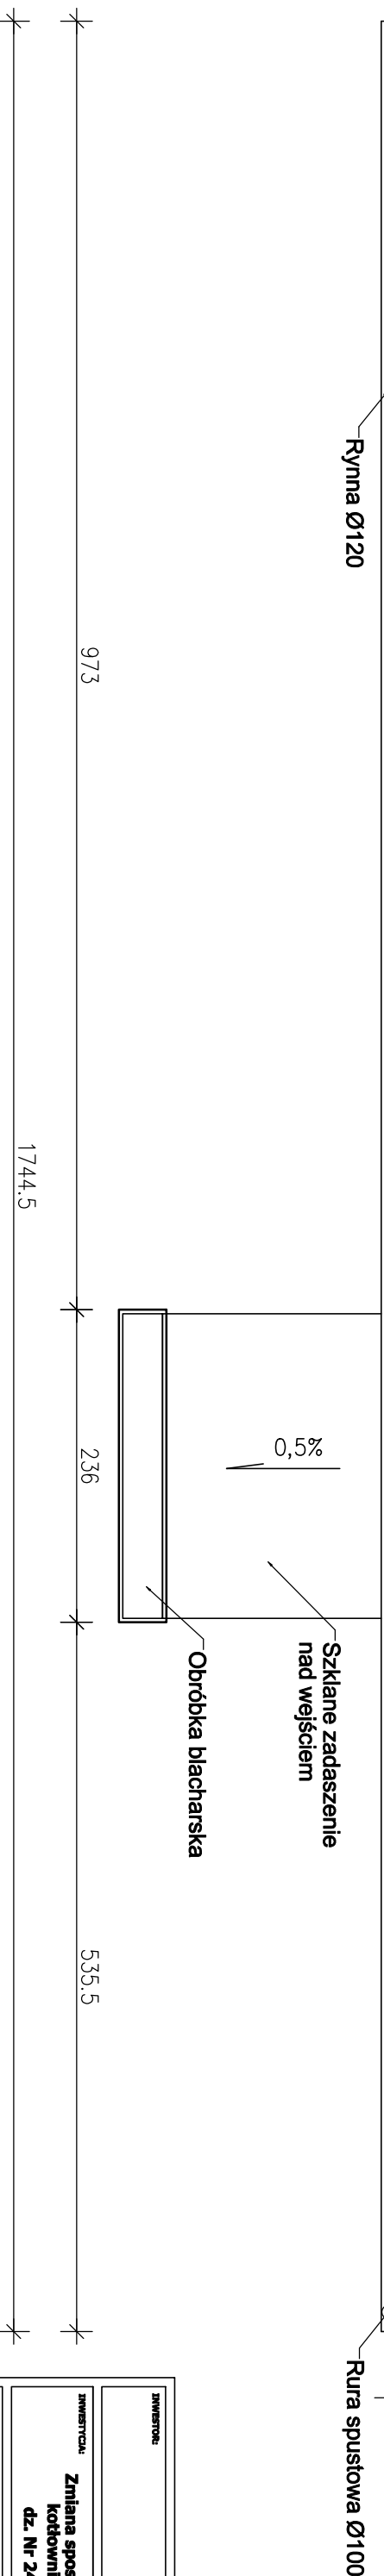
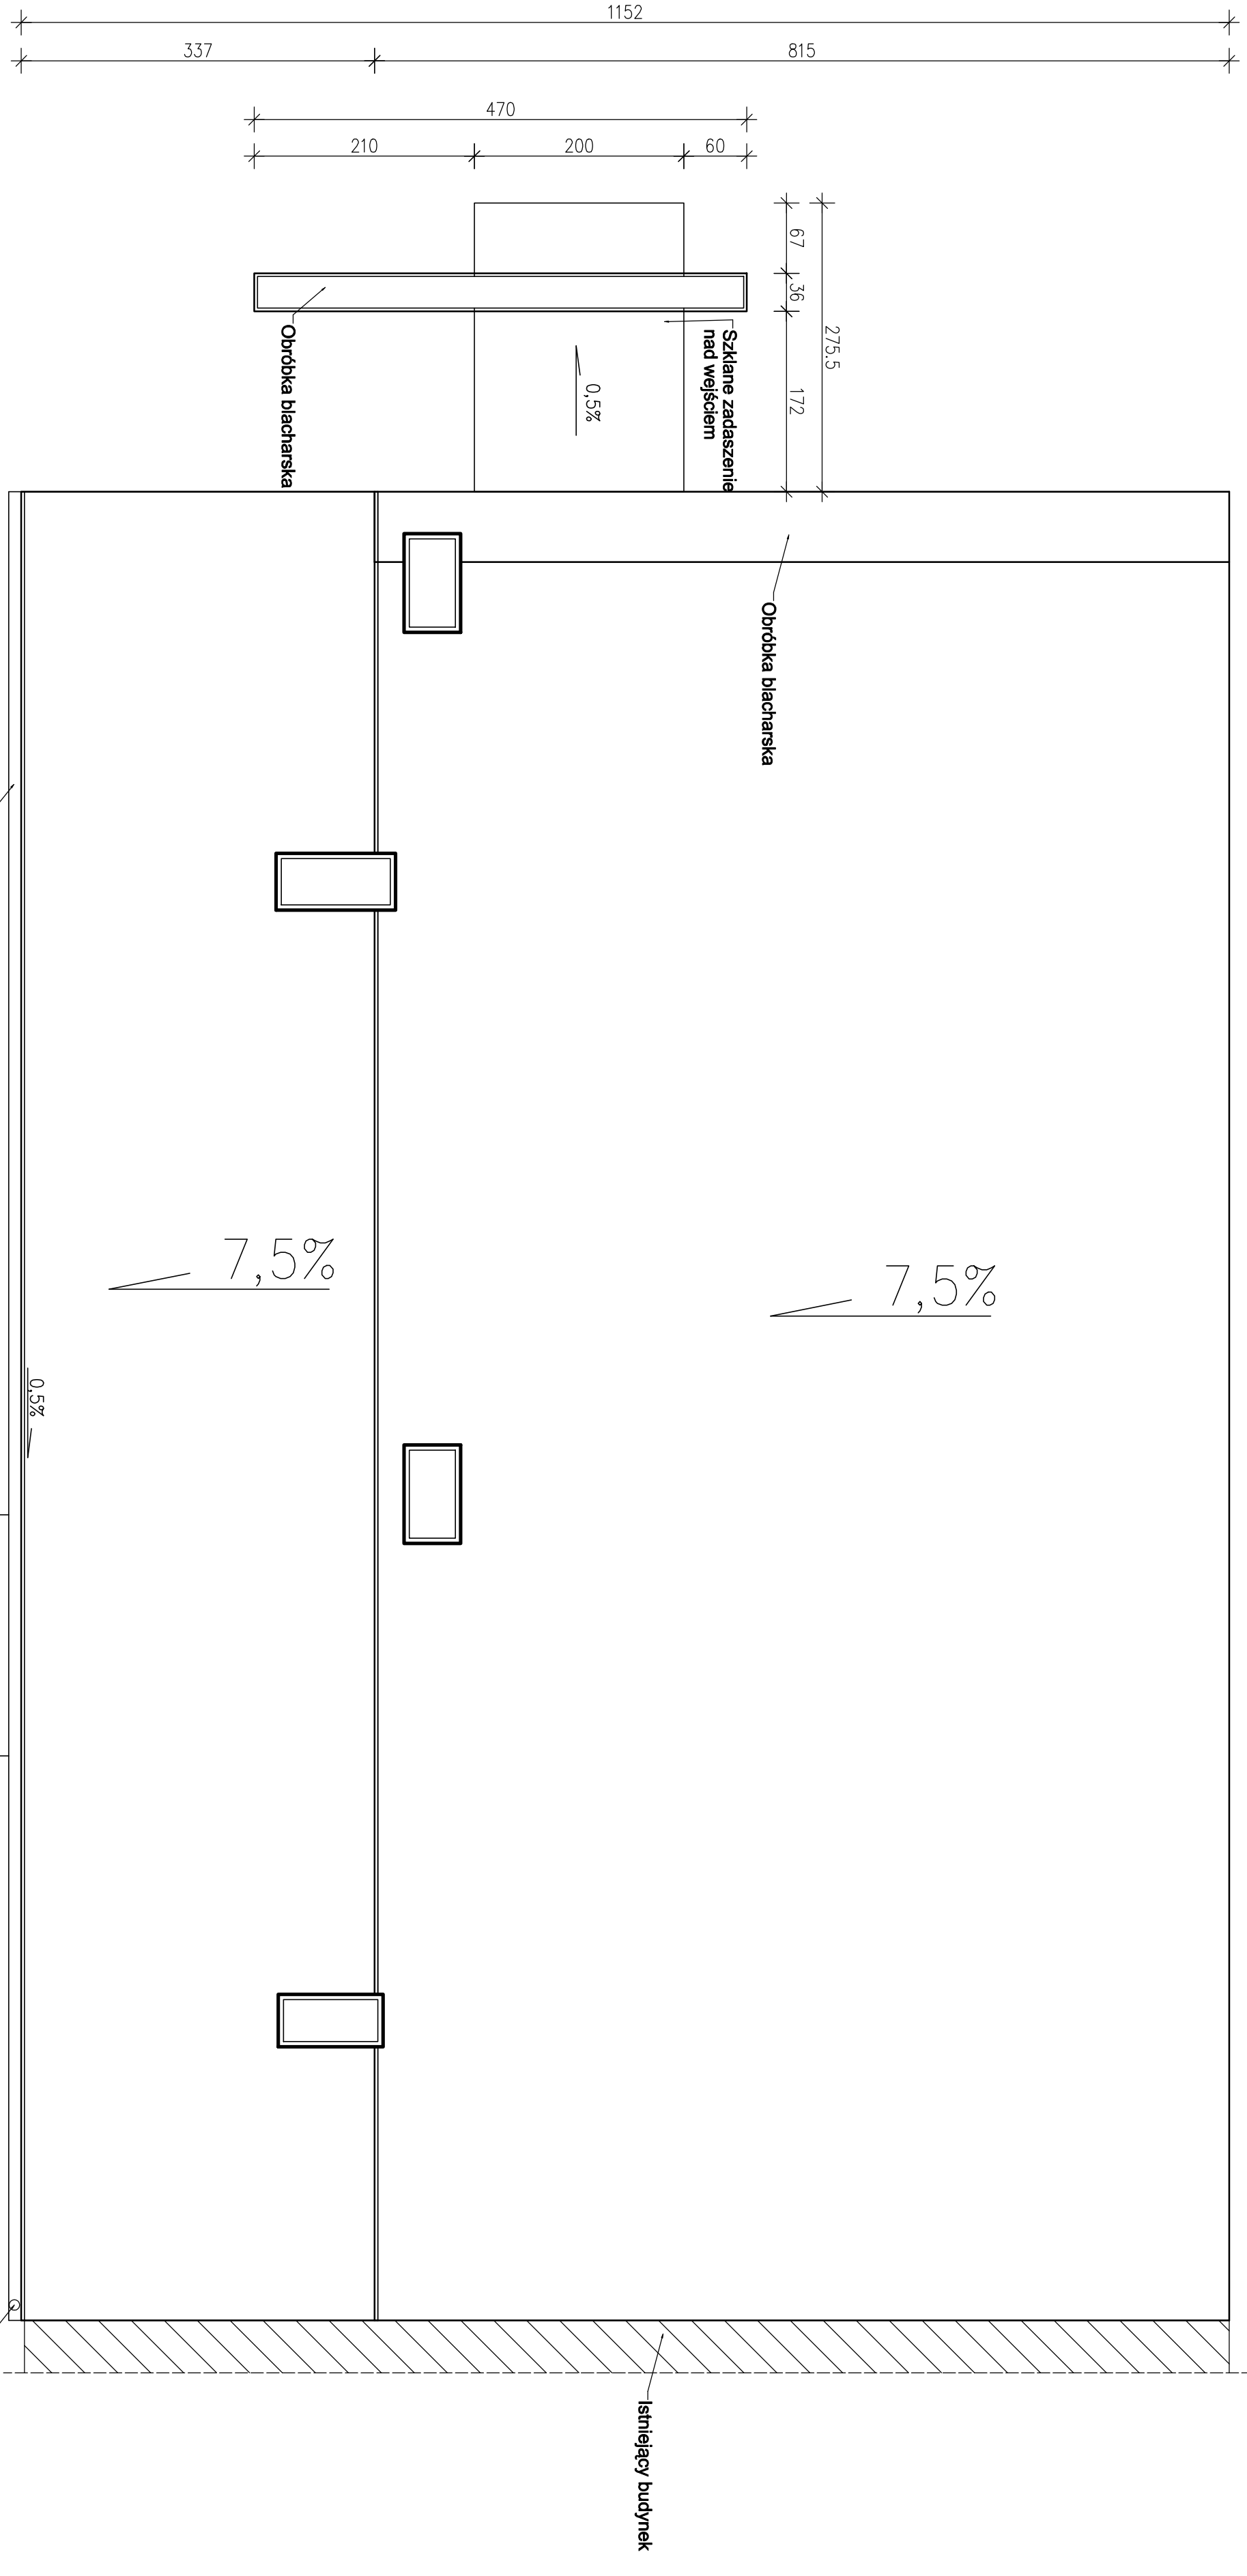


1744,5
1677,5

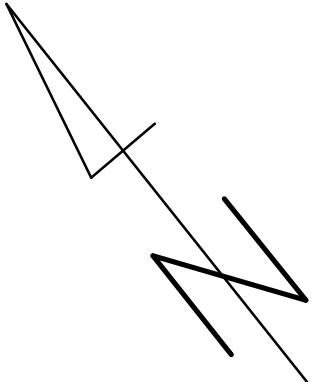

INWESTOR

Miasto i Gmina Łasin
ul. Radzyńska 2, 86-320 Łasin

INWESTOR

Zmiana sposobu użytkowania z przebudową i modernizacją kotłowni na świetlicę wiejską w miejscowości Nowe Janikowice
dz. Nr 24/25, 24/16 obr. 0008 Nowe Janikowice gm. Łasin

PSBUD

Pracownia projektowa architektoniczno - budowlana
"PSBUD" mgr inż. Piotr Świrzyński
86-303 Wielkopolskie Szkołańska 87 G
tel. kom. 607-820-777
e-mail: psbud@interia.pl

NAZWA PROJEKTU:

Rzut dachu - stan projektowany

SKALA:

1:50

DATA:

28.07.2017 r.

NR ARCHIWIZACJI:

A-03

FUNKCJA:

PROJEKTANT

PROJEKTANT

AUTOR:

mgr inż. arch. Janina Cieszkowska-Wójcik

mgr inż. Robert Podem

NR UPRAWNIENI:

SPECJALNOŚĆ:

PODPIS:

ARCHITEKTURA

KONSTRUKCJA