


LEGENDA:	
	instalacja freonowa ciecz/gaz
	pion inst. freonowej
	pion inst. kanalizacji sanitarnej

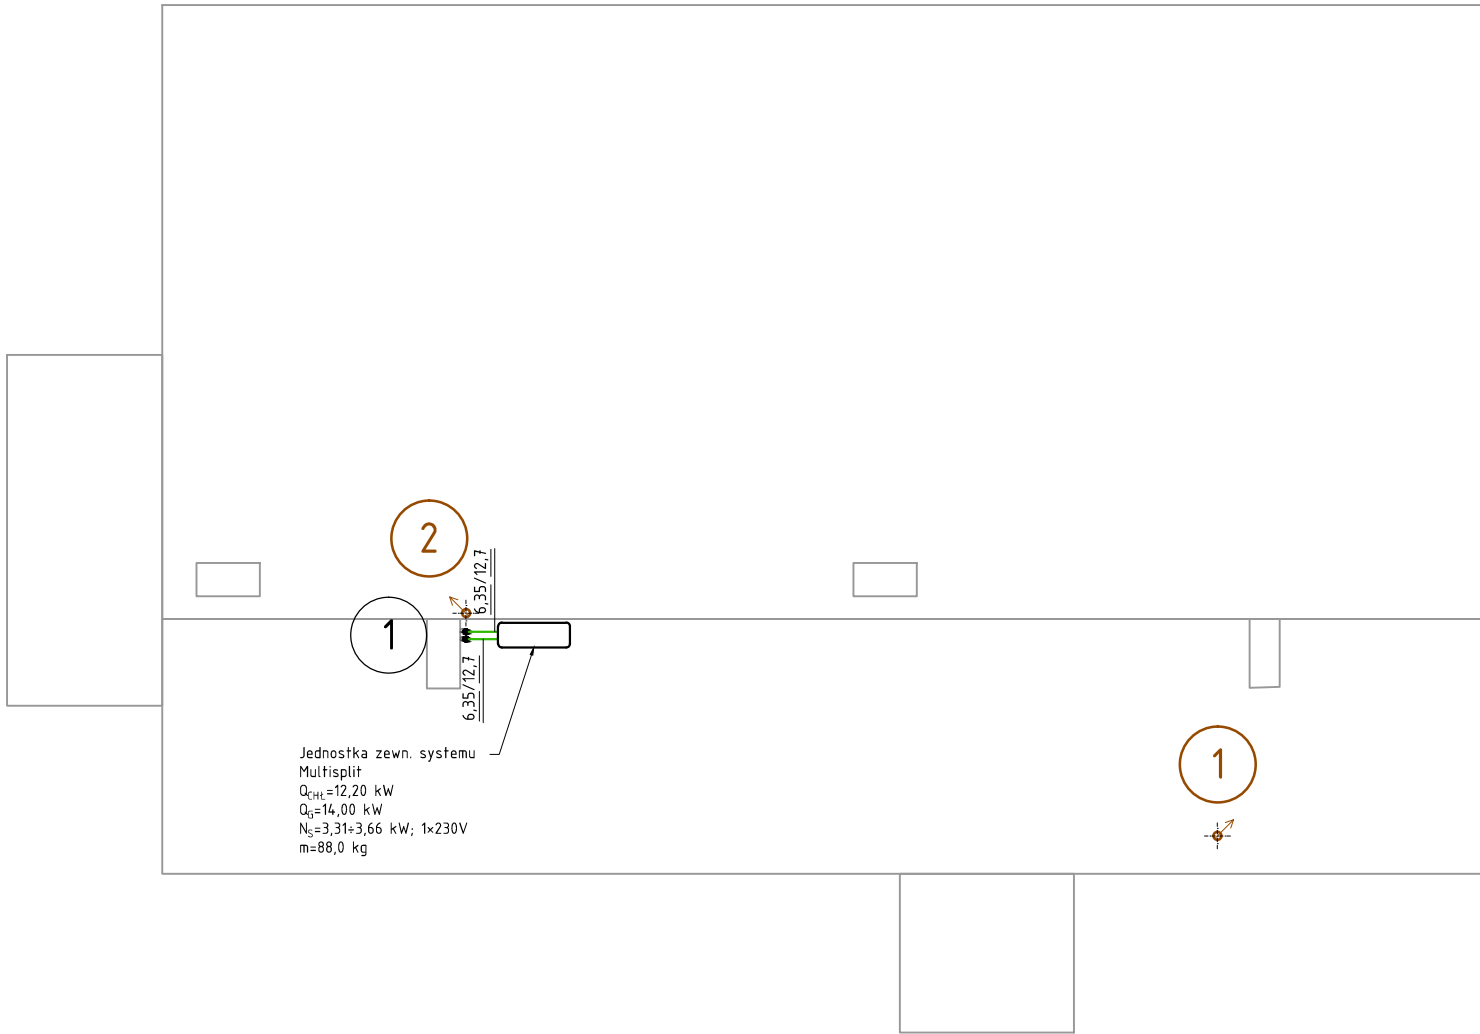

INWESTOR: Miasto i Gmina Łasin ul. Radzyńska 2, 86-320 Łasin				
INWESTYCJA: Zmiana sposobu użytkowania z przebudową, rozbudową i modernizacją kotłowni na świetlicę wiejską w miejscowości Nowe Jankowice dz. Nr 24/25 obr. 0008 Nowe Jankowice gm. Łasin				
<div><div>Pracownia projektowa architektoniczno - budowlana "PSBUD" mgr inż. Piotr Świrzyński 86-302 Wałdowo Szlacheckie 87 G tel. kom. 607-820-777 e-mail: psbud@interia.pl</div></div>				
NAZWA RYSUNKU: Rzut dachu - instalacje sanitarne			SKALA: 1:100	BRANŻA: Sanitarna
FAZA: Projekt budowlano o szczegółowości projektu wykonawczego		DATA: 25.11.2017 r.		NR ARKUSZA S-06
FUNKCJA:	AUTOR:	NR UPRAWNIENI	SPECJALNOŚĆ	PODPIS
PROJEKTANT	tech. Tadeusz Szwaracki	22/TO/86;129/TO/89 154/TO/93	INSTALACYJNA	
PROJEKTANT				