
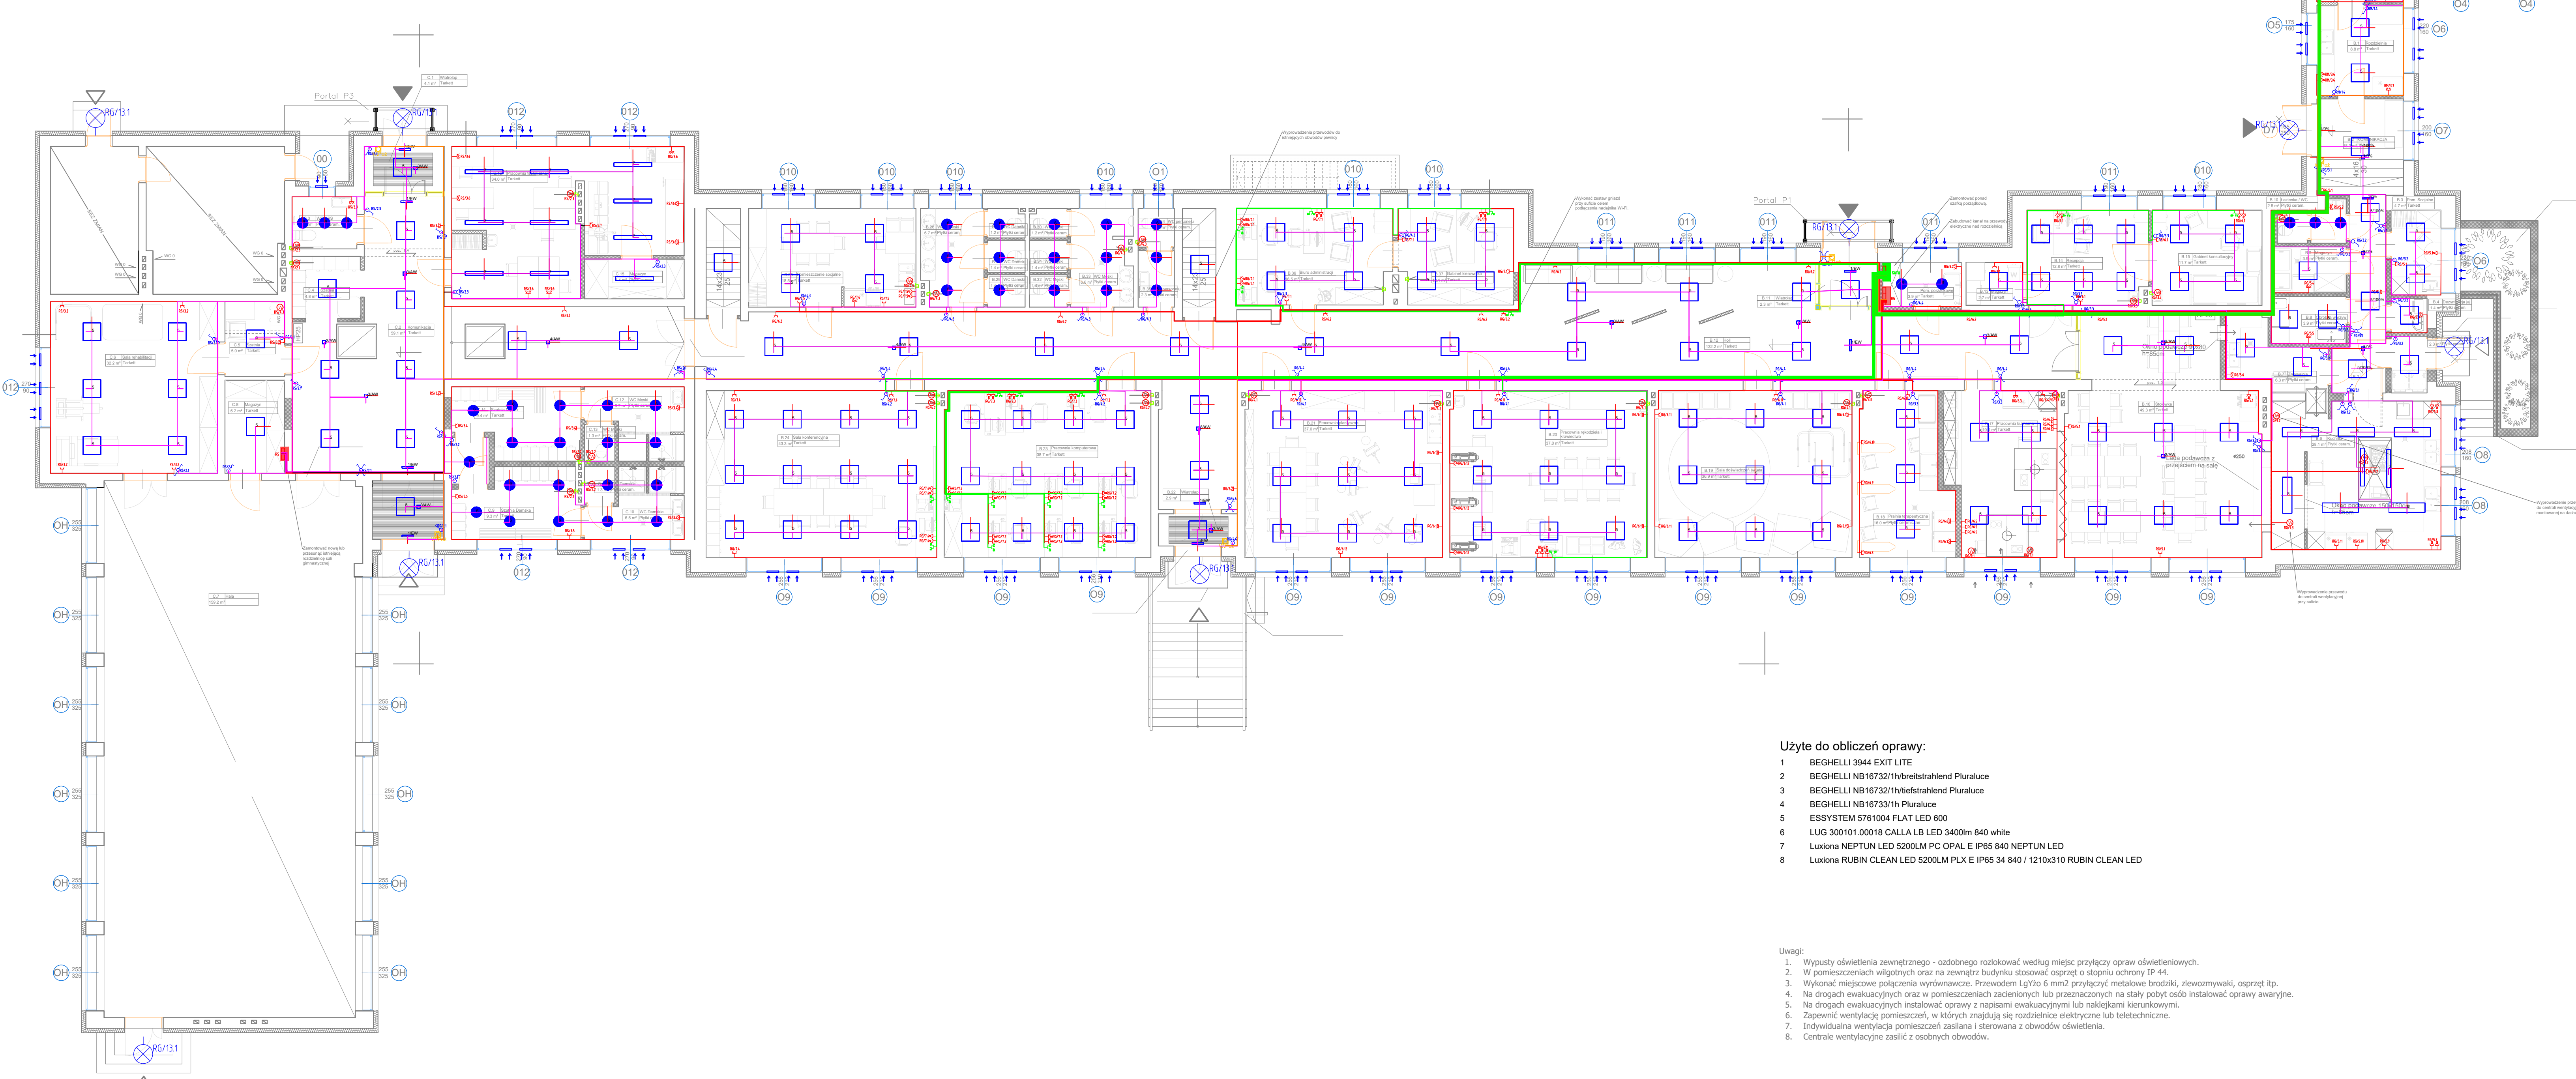
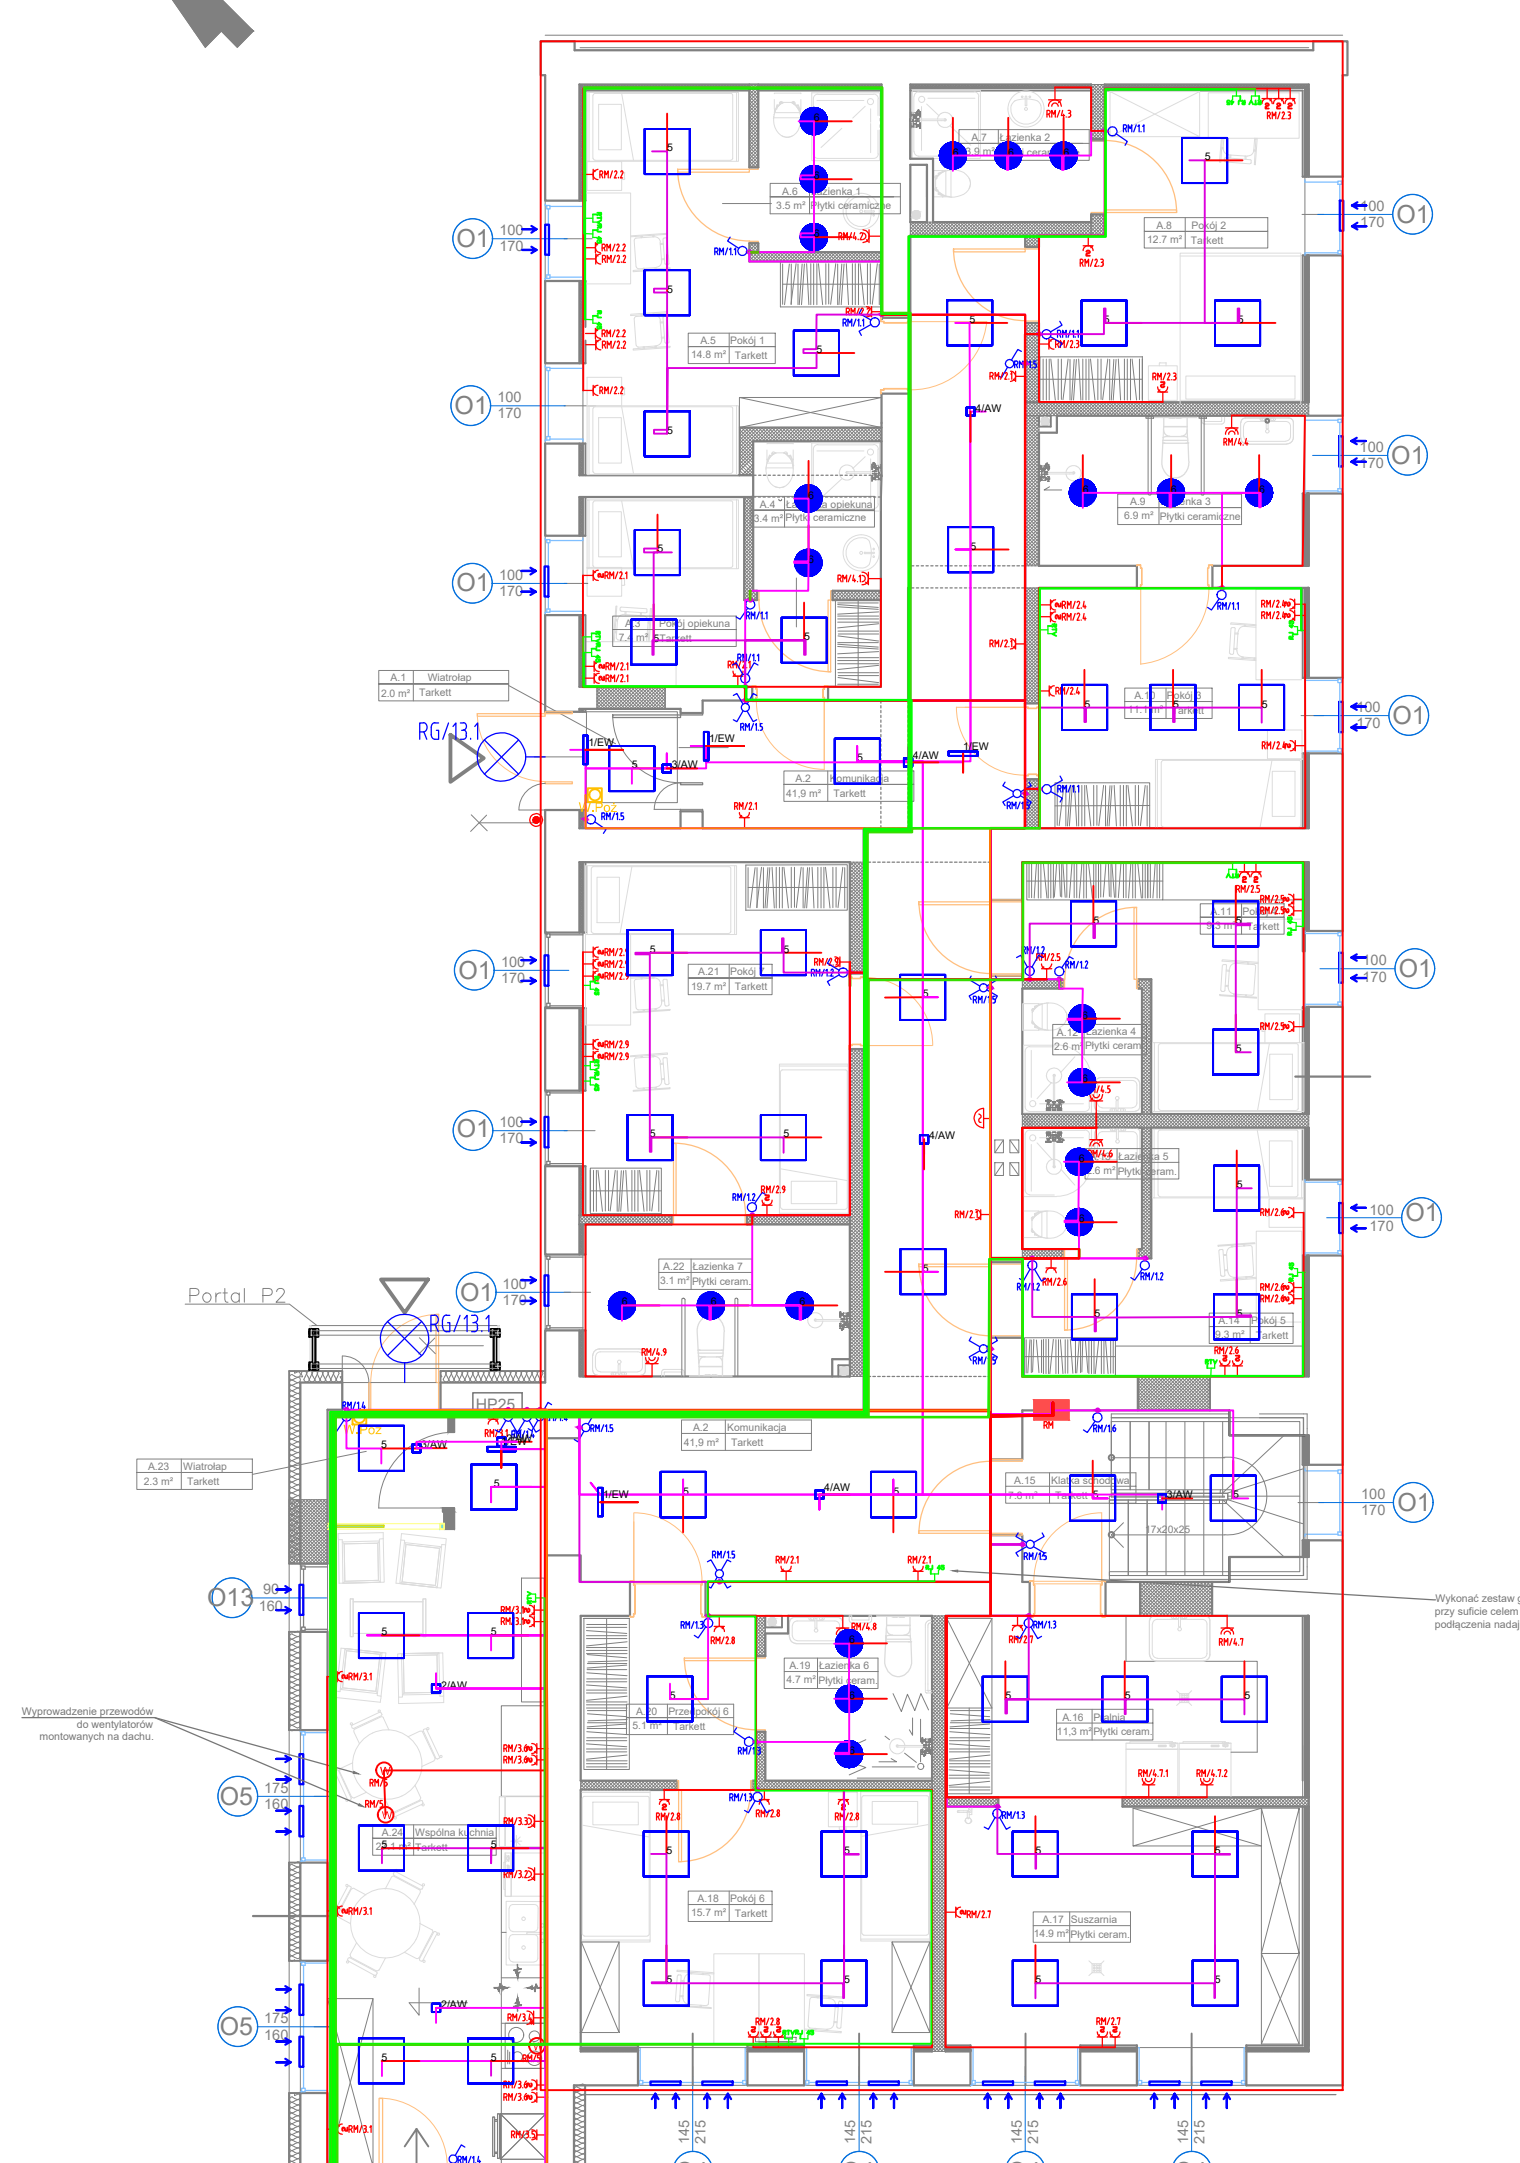


skala: 1:100

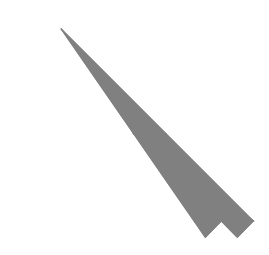

Zestawienie pomieszczeń		
Numer	Nazwa	Powierzchnia
BUDYNEK A		
A.1	Wiatrołap	2,0 m ²
A.2	Komunikacja	44,3 m ²
A.3	Pokoje	9,9 m ²
A.4	Lazienka 1	6,9 m ²
A.5	Pralnia	12,3 m ²
A.6	Lazienka i piekarnia	3,9 m ²
A.7	Pokoje	10,8 m ²
A.8	Lazienka 2	2,0 m ²
A.9	Pokoje	11,1 m ²
A.10	Pokój 5	9,3 m ²
A.11	Lazienka 3	2,6 m ²
A.12	Lazienka 4	2,6 m ²
A.13	Pokój 4	9,3 m ²
A.14	Kuchnia i schowado	10,7 m ²
A.15	Przedpokój 5	5,1 m ²
A.16	Lazienka 5	4,9 m ²
A.17	Pokoje	16,0 m ²
A.18-19	Pokoje	10,7 m ²
A.19	Lazienka 6	4,7 m ²
A.20	Przedpokój 6	5,1 m ²
A.21	Lazienka 7	3,1 m ²
A.22	Pokój 7	19,7 m ²
A.23	Wiatrołap	2,3 m ²
A.24	Wspólna kuchnia	27,1 m ²
		Razem 243,3 m²
BUDYNEK B		
B.1	Rodzizlenia	8,8 m ²
B.2	Komunikacja	18,3 m ²
B.3	Pomieszczenie spojalne	4,7 m ²
B.4	Dezynfekcja jaj	1,4 m ²
B.5	Pomieszczenie smietnikowe	2,3 m ²
B.6	Kuchnia	28,1 m ²
B.7	Zmywalnica	6,3 m ²
B.8	Pracownia warzyw	3,9 m ²
B.9	Magazyn	2,6 m ²
B.10	Lazienka/ WC	2,8 m ²
B.11	Kuchnia	2,3 m ²
B.12	Hall	140,0 m ²
B.13	Magazyn	2,7 m ²
B.14	Recepcja	12,8 m ²
B.15	Gabinet konsultacyjny	11,7 m ²
B.16	Stolownia	49,3 m ²
B.17	Pracownia	28,7 m ²
B.18	Pracownia terapeutyczna	16,0 m ²
B.19	Saladownia czworo- swiatla	36,9 m ²
B.20	Pracownia rekola- dzia i krawietwa	37,0 m ²
B.21	Pracownia plastyczna	37,0 m ²
B.22	Pracownia	38,7 m ²
B.23	Pracownia komputera	28,7 m ²
B.24	Saladownia konferen- cyjna	43,3 m ²
B.25	Pomieszczenie spojalne	18,5 m ²
B.26	WC Damski	6,7 m ²
B.27	WC Damski	1,2 m ²
B.28	WC Damski	1,4 m ²
B.29	WC Damski	1,4 m ²
B.30	WC Męski	1,2 m ²
B.31	WC Męski	1,4 m ²
B.32	WC Męski	1,4 m ²
B.33	WC Męski	6,6 m ²
B.34	WC personelu	1,6 m ²
B.35	WC personelu	2,3 m ²
B.36	Biuro administracji	16,5 m ²
B.37	Gabinet recepcyjny	12,1 m ²
		Razem 603,3 m²
BUDYNEK C		
C.1	Wiatrołap	4,1 m ²
C.2	Komunikacja	59,1 m ²
C.3	WC NPS	3,8 m ²
C.4	Szatnia	5,0 m ²
C.5	Szatnia	5,0 m ²
C.6	Saladownia	32,2 m ²
C.7	Italia	159,2 m ²
C.8	Magazyn	6,2 m ²
C.9	Szatkownia Damska	9,3 m ²
C.10	WC Damskie	6,5 m ²
C.11	WC Damskie	1,3 m ²
C.12	WC Męski	6,7 m ²
C.13	WC Męski	6,7 m ²
C.14	Szatkownia Męska	9,4 m ²
C.15	Magazyn	4,4 m ²
C.16	Pracownia techniczna	12,0 m ²
		Razem 347,3 m²

Wykaz elementów instalacji elektrycznej	
Rysunek	Nazwa
	Łącznik pojedynczy
	Łącznik świecznikowy
	Łącznik schodowy
	Łącznik schodowy, dwubiegunowy
	Łącznik krzyżowy, jednobiegunowy
	Wypust okap, wentylacja mechaniczna
	Przycisk dzwonka
	Dzwonek
	Wypust oświetleniowy - YDPt 3x1,5 mm2
	Uprawa oświetlenia LED z czujnikiem ruchu
	Wypust, białe gniazdo 3-faz.
	Gniazdo podtynkowe, uzienione, 1 wtyk 16 A
	Gniazdo post., uzienione, 1 wtyk 16 A, IP44
	Gniazdo 2x RJ 45
	Gniazdo anten RTV/SAT
	Przycisk płozyowy
	Wypust dla wentylatora
	Główna słysz. wydmuszcza
	Rozdzielnicza główna
	Rozdzielnicza nieskalnisk stałego pobytu
	Rozdzielnicza niepalnisk gminastyczne
	Rozdzielnicza teletechniki

Użyte do obliczeń oprawy:

- | | |
|---|--|
| 1 | BEGHELLI 3944 EXIT LITE |
| 2 | BEGHELLI NB16732/1h/retstrahlend Pluraluce |
| 3 | BEGHELLI NB16732/1h/retstrahlend Pluraluce |
| 4 | BEGHELLI NB16733/1h Pluraluce |
| 5 | ESSYSTEM 5761004 FLAT LED 600 |
| 6 | LUG 300101.00018 CALLA LB LED 3400lm 840 white |
| 7 | Luxiona NEPTUN LED 5200LM PC OPAL E IP65 840 NEPTUN LED |
| 8 | Luxiona RUBIN CLEAN LED 52000LM PLX E IP65 34 840 / 1210x310 RUBIN CLEAN LED |

Uwag

1. Wypuszć oświetlenia zewnętrznego - osobnego rozdzielacz według miejsc przyłączy opraw oświetleniowych.
2. W pomieszczeniach wilgotnych oraz na zewnątrz budynów stosować osprzęt o stopniu ochrony IP 44.
3. Wykonać miejscowe połączenia wyrównawcze. Przewodem Litzo 6 mm² przyłączyć metalowe brodziki, zlewomyjaki, osprzęt itp.
4. Na drogach ewakuacyjnych oraz w pomieszczeniach zadzielenych lub przeznaczonych na stały pobyt osób instalować oprawy awaryjne.
5. Na drogach ewakuacyjnych instalować oprawy z napisami ewakuacyjnymi lub naklejkami kierunkowymi.
6. Zapewnić wentylację pomieszczeń, w których znajdują się rozdzielnice elektryczne lub teletechniczne.
7. Indywidualna wentylacja pomieszczeń zasilana i sterowana z obwodów oświetlenia.
8. Centrale wentylacyjne zasilć z osobnych obwodów.