


Rozdzielnica Sali Gimnastycznej

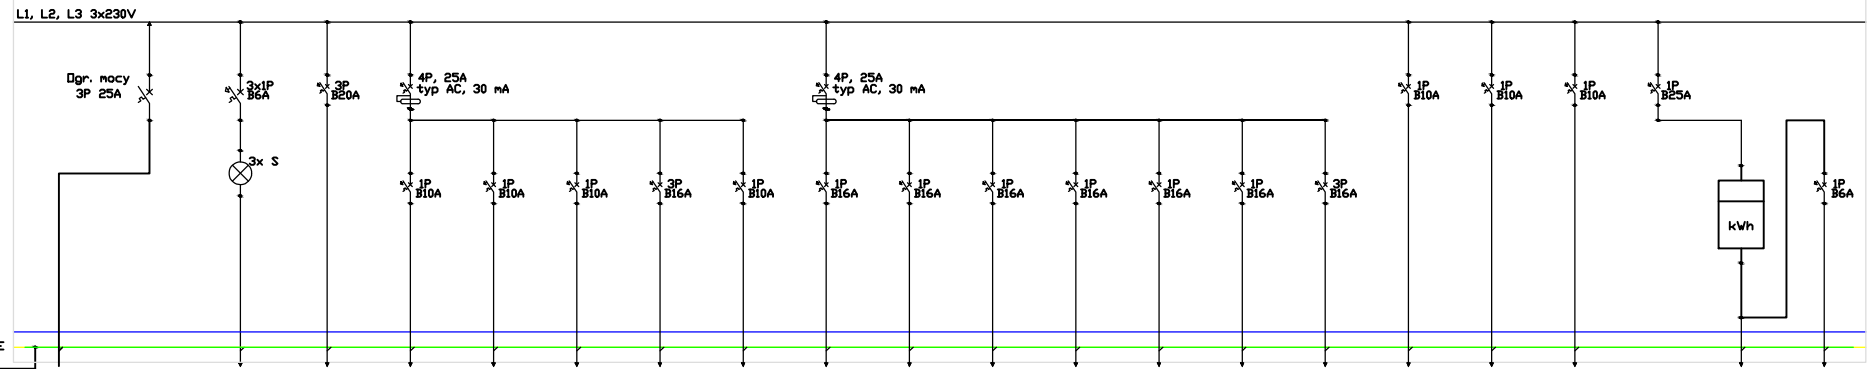

Nr obwodu	WLZ			RS 1	RS 2.1	RS 2.2	RS 2.3	RS 2.4	RS 2.5	RS 3.1	RS 3.2	RS 3.3	RS 3.4	RS 3.5	RS 3.6	RS 3.7	RS 4.1	RS 4.2	RS 4.3	RS 5.1	RS 5.2	RS 5.3
Nazwa	Zasilanie			Zasilanie kotłowni	Dśw. komunikacja, prac rehabilitac., nag.	Dśw. szatnie	Dśw. warsztat, wc, wiatrołap	Dśw. sala gimnastycz.	Dśw. awaryjne, ewakuacyjne	Gniazda sala gimnastycz.	Gniazda prac. rehabilitac., komunikacja	Gniazda wc nps.	Gniazda szatnia m, toaletnia	Gniazda szatnia d, toaletnia	Gniazda warsztat	Gniazda warsztat 400V	Zasilanie wentylacja	Zasilanie wentylacja	Zasilanie wentylacja	Zasilanie główne INM	Licznik INM	Zasilanie INM
Paciski	L1,L2,L3,N,PE	Wytacznik główny rozdzielnic	Sygnalizacja napiecia	L1,L2,L3,N,PE	L1,N,PE	L2,N,PE	L3,N,PE	L1,L2,L3,N,PE	L1,N,PE	L1,N,PE	L2,N,PE	L3,N,PE	L1,N,PE	L2,N,PE	L3,N,PE	L1,L2,L3,N,PE	L1,N,PE	L2,N,PE	L3,N,PE	L1,N,PE	L1,N,PE	L1,N,PE
Zo [kW]	21			5.0	0.5	0.5	0.5	2.0	0.5	1.0	1.0	1.0	1.0	1.0	1.0	1.5	1.0	1.0	1.0	2.0	0.5	
Typ przewodu	YD/LgY 5x10			YDY 5x2.5	YDY 3x1.5	YDY 3x1.5	YDY 3x1.5	YDY 5x1.5	YDY 3x1.5	YDY 3x2.5	YDY 3x2.5	YDY 3x2.5	YDY 3x2.5	YDY 3x2.5	YDY 3x2.5	YDY 3x2.5	YDY 5x2.5	YDY 3x2.5	YDY 3x2.5	YDY 3x2.5	YDY 3x4	YDY 3x4

Samoczynne wyłączenie zasilania w układzie TN-S.
Ochrona od porażeń: wyłącznik różnicowo-prądowy.
Zastosować rozdzielnię podtynkową Legrand XL 160 3x24M.

Bilans mocy:
 $P_i = 21.0 \text{ kW}$
 $k_j = 0.3$
 $P_s = 6.3 \text{ kW}$
 $I_s = 11.413 \text{ A}$

NAZWA I ADRES INWESTYCJA:		Zmiana sposobu użytkowania, modernizacja i remont zespołu budynków po Gimnazjum w Jankowicach na cele Śródowniskowego Domu Samopomocy oraz Mieszkań Chronionych na terenie działek 98/1, 99/1 w Jankowicach, gm. Łasin	
INWESTOR:		Miasto i Gmina Łasin ul. Rodzyńska 2 86-320 Łasin	
		BIURO PROJEKTOWE: PERFECT Nieruchomości Sp. z o.o. ul. Kościelna 7 87-300 Brodnica Tel: (0-56) 494 10 91 Fax: (0-56) 697 15 59 e-mail: zbperfect@polski.pl	
IMIĘ I NAZWISKO		NR UPR.	PODPIS:
PROJEKTANT:	mgr inż. Piotr Łoś	KUP/0138/POOE/14	
PROJEKTANT SPRAWDZAJĄCY:	mgr inż. Zdzisław Brąkiewicz	BP-RN-V2670/84	
ASYSTENT PROJEKTANTA:	mgr inż. Marcin Bytner		
FAZA:		PROJEKT BUDOWLANY	
BRANŻA:		ELEKTRYCZNA	
NAZWA RYSUNKU:		DATA: MARZEC 2020r.	
		SKALA: 1:100	
		NR RYS.: E04	