

drukarka: HP LaserJet P2054
format: A4
ustawienie: pionowo

MAPA ZASADNICZA
obr. Zawdzka Wola 0020: dz. 15

SKALA 1:1000


Legenda:

- kanalizacja grawitacyjna
- kanalizacja tłoczna (jeżeli występuje)
- drenaż rozsączający
- wentylacja wysoka
- przewód elektryczny zasilający oczyszczalnię

Uwagi:

- Właściciel posesji jest zobowiązany do wyrażenia zgody na montaż elementów oczyszczalni na terenie jego działki nr 15, wykonanie prac ziemnych ręczno-mechanicznych związanych z wykonaniem oczyszczalni, podłączenie zasilania elektrycznego oczyszczalni oraz na rozplantowanie ziemi pozostałej z wykupu na terenie działki, usunięcia przeszkód i obiektów z lokalizacji oczyszczalni (np. pojazdy, sprzęt rolniczy itp.).
- Należy umożliwić dostęp do wjazdu koparki w miejsce montażu oczyszczalni
- Odległość elementów oczyszczalni od granicy działki wynosi min. 2m.
- Wentylację wysoką poprowadzić po ścianie budynku mieszkalnego i wyprowadzić ponad dach.
- W razie konieczności właściciel posesji na trasie kanalizacji musi przesadzić istniejące krzewy lub zostaną usunięte przez wykonawcę
- Wymiary i lokalizację sprawdzić w naturze
- W razie niezgodności skontaktować się z projektantem
- Nie wyklucza się występowania w terenie infrastruktury nie oznaczonej na mapie, napotkane przewody energetyczne, telekomunikacyjne, wodociągowe itp. Napotkane przewody zabezpieczyć przed uszkodzeniem poprzez zastosowanie rur osłonowych dwudzielnych
- Minimalny spadek dla kanalizacji: 1%, minimalne przykrycie 0,9m

INSPEKTOR
mgr inż. Mirosław Jabłoński

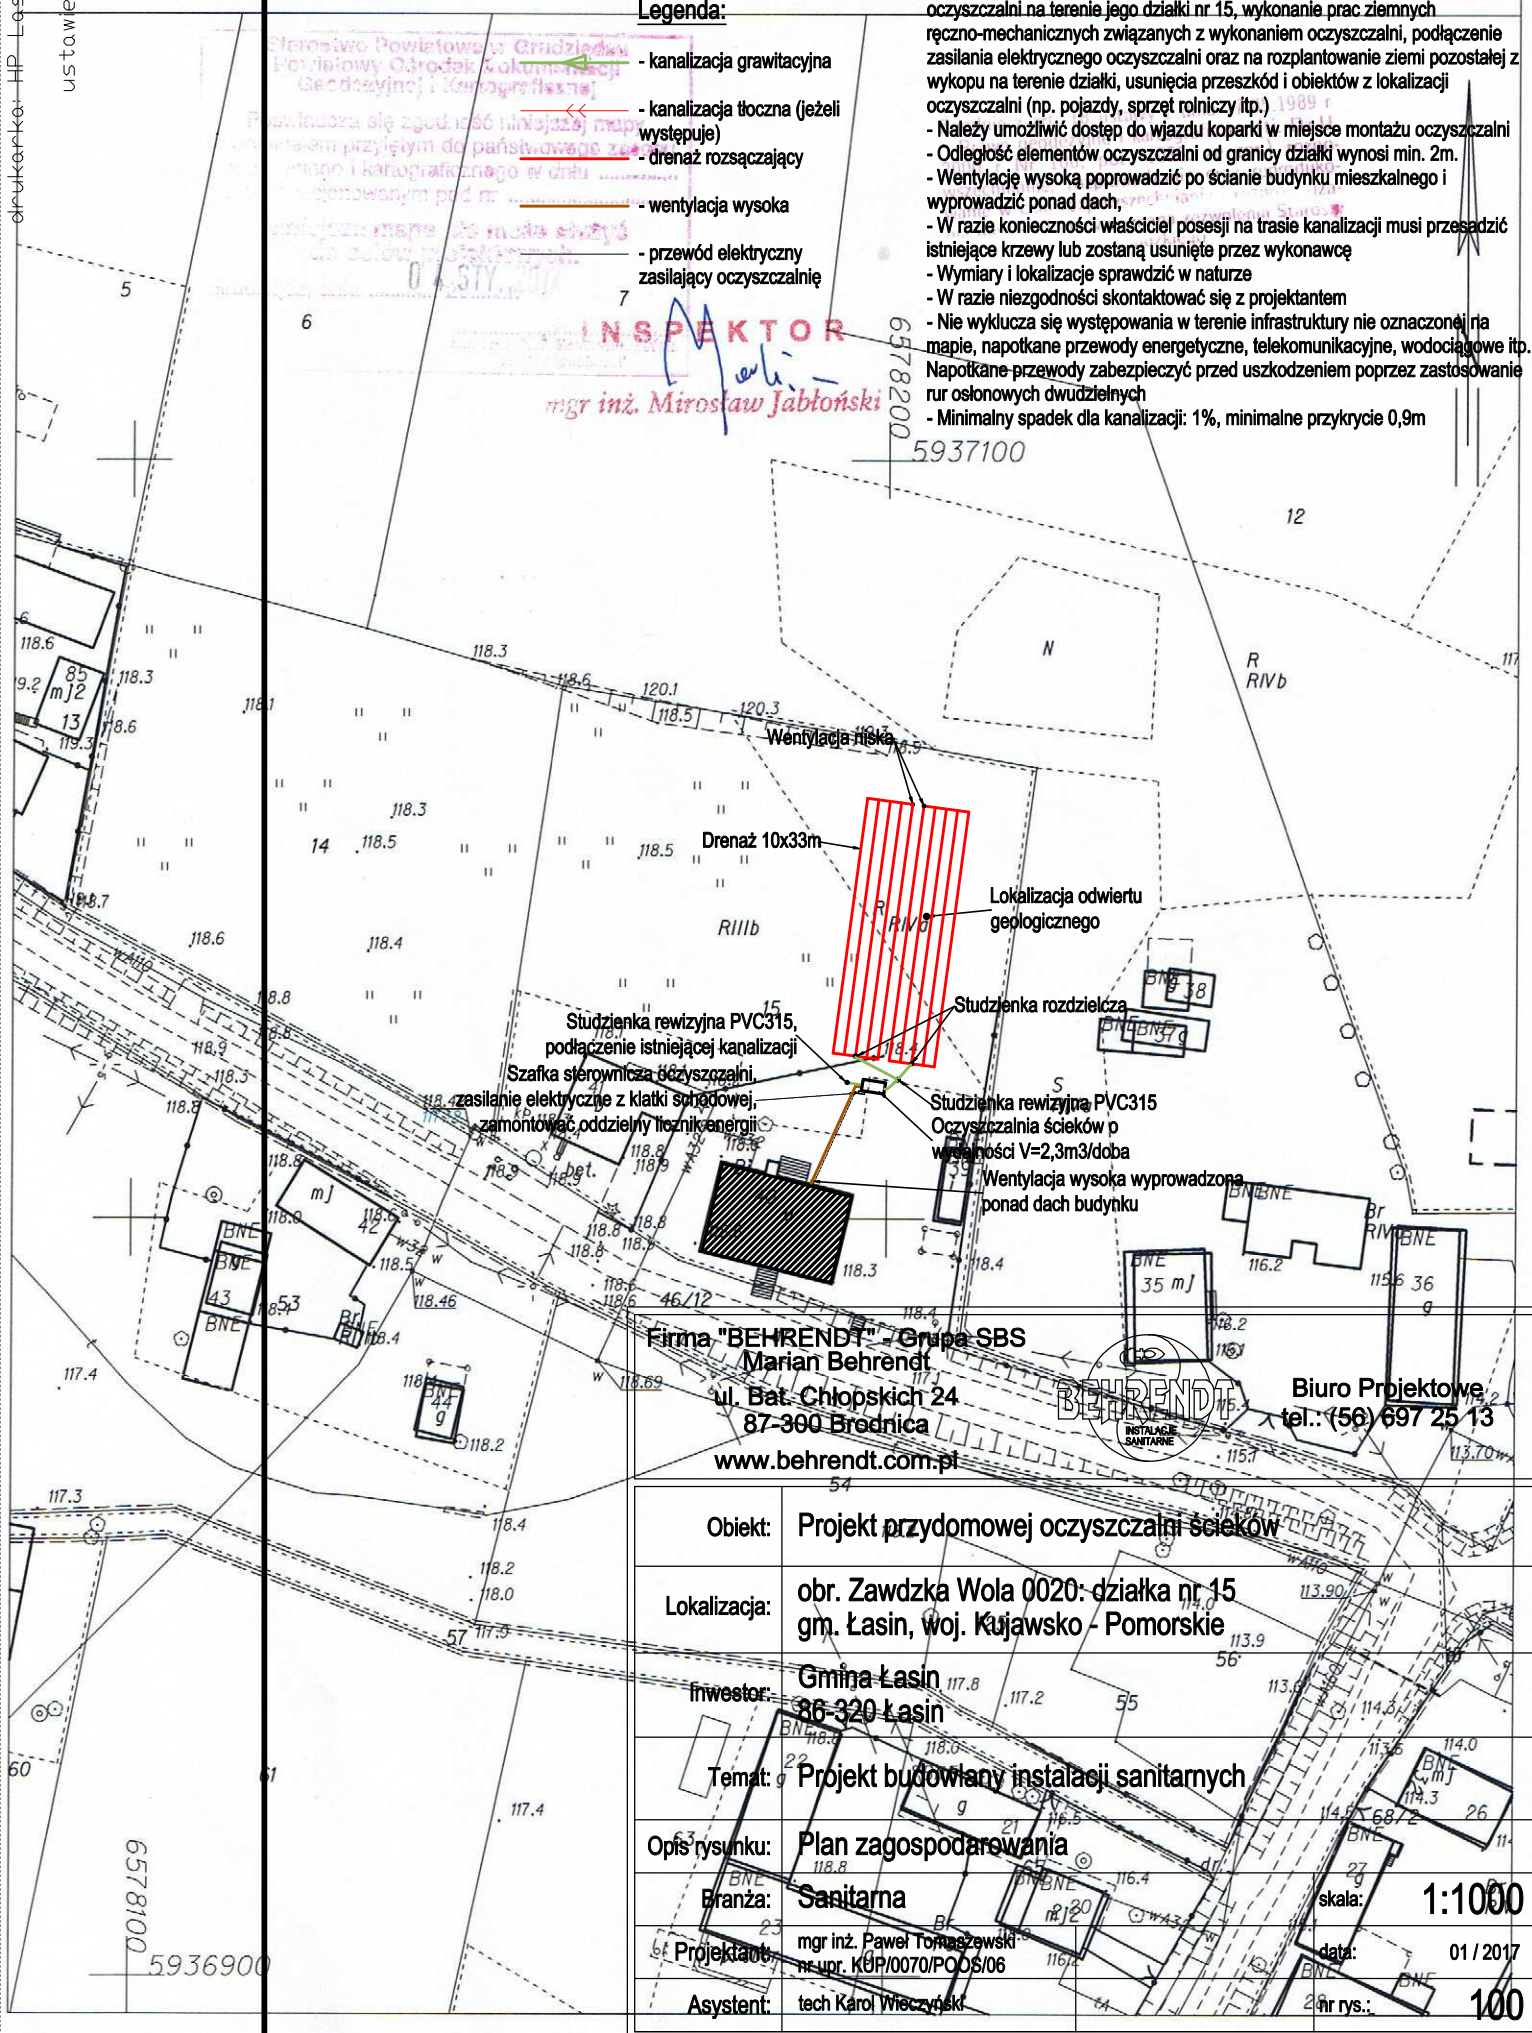

| | |
|---------------|---|
| Obiekt: | Projekt przydomowej oczyszczalni ścieków |
| Lokalizacja: | obr. Zawdzka Wola 0020: działka nr 15 gm. Łasin, woj. Kujawsko - Pomorskie |
| Investor: | Gmina Łasin 86-320 Łasin |
| Temat: | Projekt budowlany instalacji sanitarnych |
| Opis rysunku: | Plan zagospodarowania |
| Branża: | Sanitarna |
| Projektant: | mgr inż. Paweł Tomaszewski nr upr. KUP/0070/POOS/06 |
| Asystent: | tech Karol Wierzyński |
| Skala: | 1:1000 |
| Data: | 01 / 2017 |
| Nr rys.: | 100 |